


| OZNACZENIE PROFILU: POZIOM PORÓWNAWCZY | |
|---|---------------------------------|
| RZĘDNA TERENU PROJ. | |
| RZĘDNA TERENU ISTN. | |
| RZĘDNA DNA KANAŁU | |
| RZĘDNA DNA WYKOPU | |
| ZACŁĘBIENIE DNA KANAŁU | |
| SPADKI, DŁUGOŚCI | |
| ŚREDNICA, MATERIAŁ | PVC-U \varnothing 200 L=49.0m |
| ODLEGŁOŚCI | |
| HEKTOMETRY | |

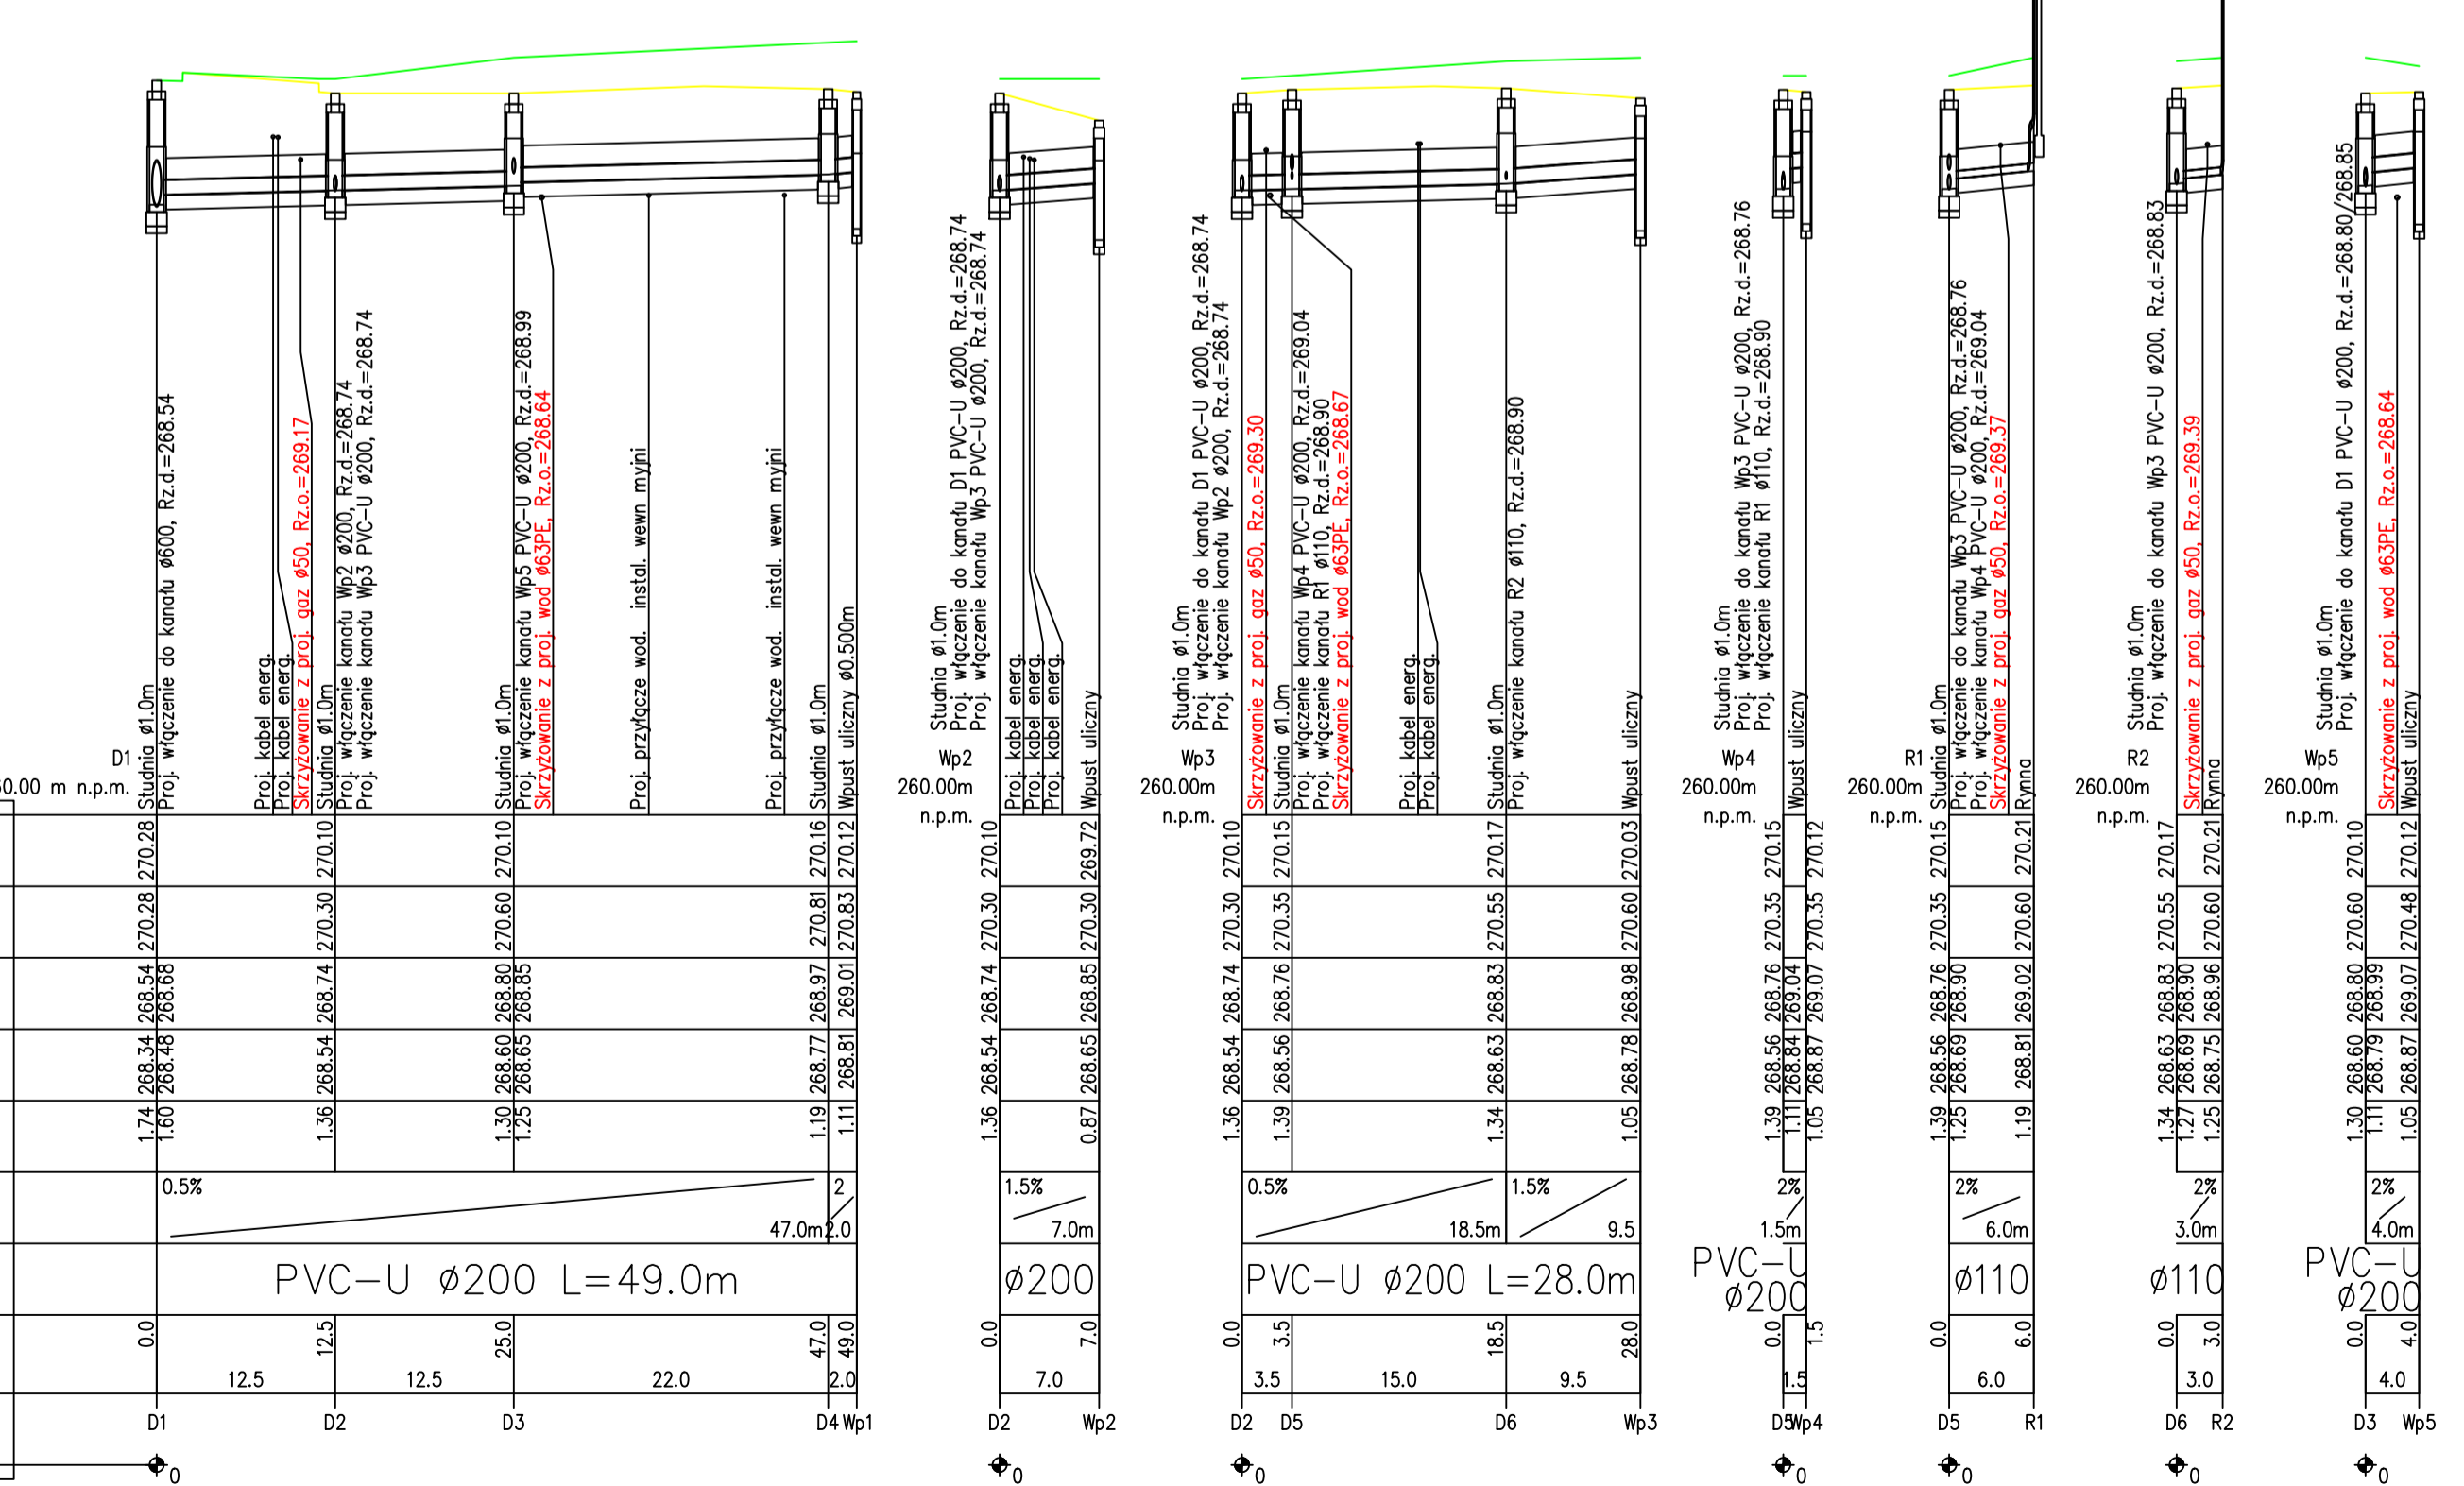

Uwagi:

1. Przed przystąpieniem do robót należy wykonać ręczne przekopy kontrolne dla dokładnego zlokalizowania istniejącego uzbrojenia terenu, oraz wykonać zabezpieczenia w/w uzbrojenia według obowiązujących przepisów i pod nadzorem przedstawicieli właściciela uzbrojenia.
2. Przed przystąpieniem do robót należy sprawdzić (potwierdzić) – rzędną dna kanału istniejącej kanalizacji podciśnieniowej, oraz kanałów przelazowanych (z wewnętrznej instalacji myjni) W przypadku różnic dokonać stosownej korekty.
3. Istniejące uzbrojenie podziemne zostało naniesione wg inwentaryzacji geodezyjnej i uzyskanych uzgodnień. Nie wyklucza się istnienia w terenie innego uzbrojenia nie naniesionego na planie sytuacyjnym.
4. Profil podłużny rozpatrywać łącznie z planem sytuacyjnym

| | |
|--|--|
| <small>Wzrostle przez zabudowę. Prosimy o zachowanie ostrożności przy dostawie i montażu. Prosimy o zachowanie ostrożności przy dostawie i montażu. Prosimy o zachowanie ostrożności przy dostawie i montażu.</small> Dział Sun Spółka z o.o. - 41-100 Siemianowice Śląskie ul. Śląska 40 | |
| INWESTOR: | Recycling Wojkowice Sp. z o.o. ul. Jana II Sobieskiego 123 42-805 Wojkowice |
| TYTUŁ PROJEKTU: | BUDOWA MYJNI SAMOOBSLUGOWEJ W WOJKOWICACH PRZY UL. JANA II SOBIESKIEGO, DZIAŁKA NR 706/A, OBRĘB WOJKOWICE |
| ADRES INWESTYCJI: | WOJEWÓDZTWO ŚLĄSKIE, WOJKOWICE, GMINA: BIEDŃ, DZIAŁKA NR: 706/A, OBRĘB EWIDENCYJNY: WOJKOWICE, UL. JANA II SOBIESKIEGO |
| FAZA PROJEKTOWA: | PROJEKT BUDOWLANY WIELOBRANŻOWY |
| BRANŻA: | INSTALACJE ZEWNĘTRZNE |
| Profil podłużny kanalizacji deszczowej | |
| PROJEKTANT: | INSTALACYJNA |
| PRACOWNIK: | INSTALACYJNA |
| NR RYSUNKU: | IS_02 |
| DATA: | 09.2021 |
| REW: | |
| SKALA: | 1:100 / 1:500 |